


Scala 1:200

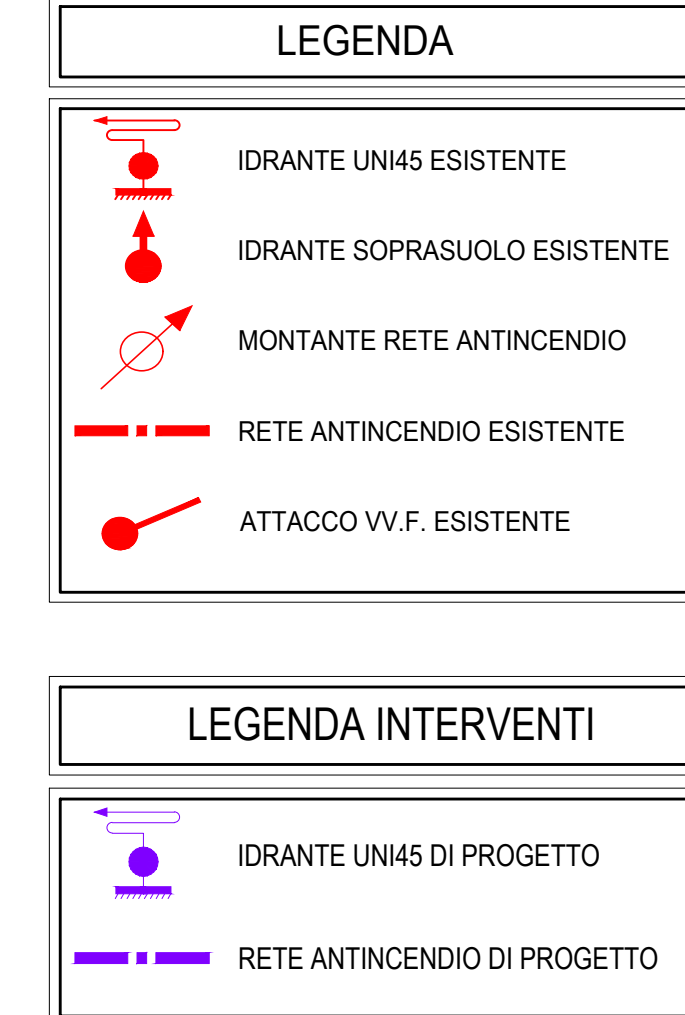

Scala 1:50




Scala 1:50




Scala 1:50



 
Scala 1:50



Scala 1:50

 

Scala 1:50

 


LEGENDA INTERVENTI


- | | |
|----|--|
| A1 | Ricordo alla nota esisterà materiale pezzo 2" |
| A2 | Staffaggio a soffitto mediante cassetto ad interasse minimo di 27 cm per tubazione in acciaio da 2" e minire di 27 cm in tubazione in acciaio da 1 1/2" |
| A3 | Staffaggio a soffitto mediante cassetto ad interasse minimo di 500 cm per tubazione in acciaio da 2" e minire di 27 cm in tubazione in acciaio da 1 1/2" |
| A4 | Realizzazione di trasse di lunghezza 70 cm in muratura di mattoni pieni, con l'uso di barre di ferro di diametro 12 mm |
| A5 | Ripristino della traccia mediante utilizzo di malta cementizia, resine, stuccature e integrazioni |
| A6 | Installazione cassette a parete per idante UUNA a parete completa di manichetta da 20 cm a lancia |
| A7 | Adeguamento dell'esterno mediante demolizione di muro esistente e realizzazione di nuovo in c.a. realizzazione di nuovo muretto di perimetrazione, per l'installazione del locale nuovo del nuovo gruppo di santa antonia, con successo collaudato dello stesso gruppo di santa antonia avendo ed installata all'interno del P.O. (entrambe esistenti) |
| A8 | Installazione tubazione in acciaio zincato con giunti galvanizzati |




Lavori di conformità alle norme di prevenzione incendi
Il stralcio c/o il P.O. 'G. Crisculi' di S. Angelo dei Lombardi (AV)
CIG. 8161889BDD - CUP. H66G19000170003

PROGETTAZIONE DEFINITIVA/ESECUTIVA

PROGETTAZIONE:  **AETHRUSA S.r.l.**
 00198 Roma
 00198 - Caserta (CE)
 00198 - Milano (MI) - Tel. 06 7801111
 00198 - Padova (PD) - Tel. 049 7801111
 e-mail: info@aethrusa.it
 www.aethrusa.it

 **A.T. Advanced Technologies S.r.l.**
 (Mondino)

Il Tecnico
 (DT AETHRUSA s.r.l.)
 Ing. Gaudioso Maria Egidio



TITOLO ELABORATO

IMPIANTO ANTINCENDIO
Descrizione degli interventi - Impianto antincendio
Pianta Terra e dettagli intervento

ELABORATO N°:		FORMATO :		SCALA :		DATA :	
ARE-014-20-PE_PR1.DI.06.0		A0+		1:200 - 1:50		05/08/2020	
N.	DESCRIZIONE	DATA	REDATTO	VERIFICATO	APPROVATO		
0	PRIMA EMISSIONE	05/08/2020	G.E.S.	M.F.E.	G.M.E.		
1							
2							