


PIANTA PIANO PRIMO
Scala 1:200

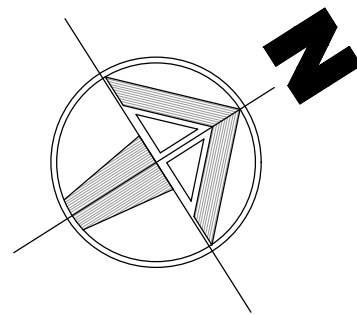

LEGENDA


IDRANTE UNI45

IDRANTE SOPRASUOLO

MONTANTE RETE ANTINCENDIO

RETE ANTINCENDIO

ATTACCO V.V.F.

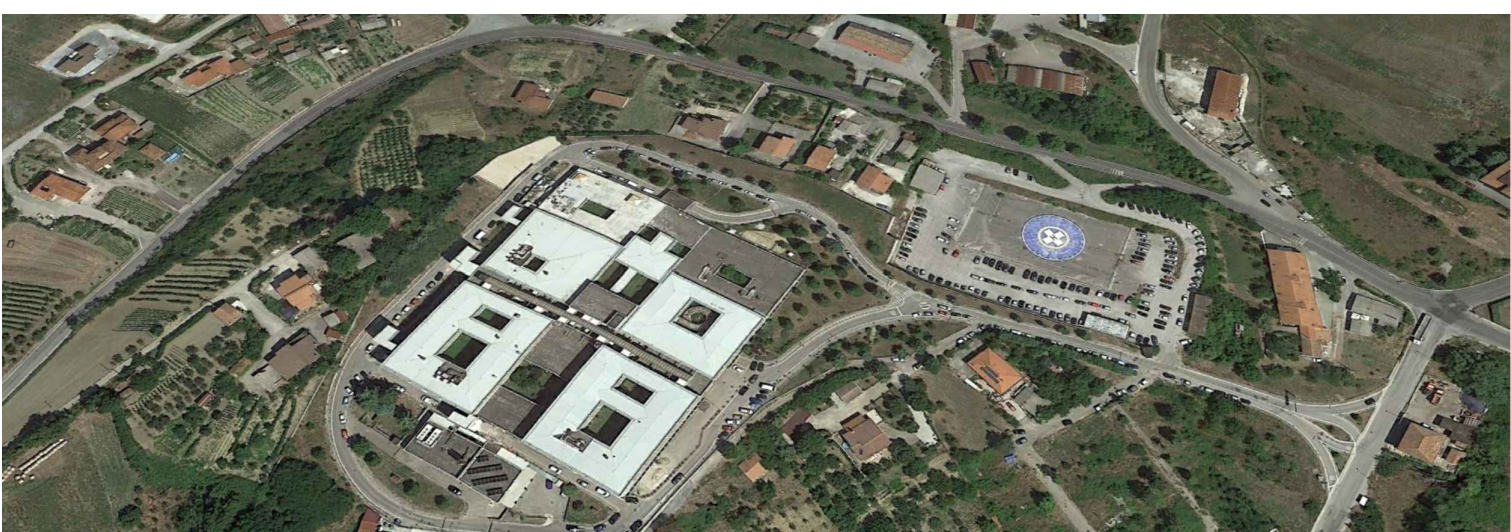

AZIENDA SANITARIA LOCALE AVELLINO
Via Degli Imbimbo 10/12 - 83100 Avellino - C.F.: P.IVA 02600160648
U.O. C. Tecnica Patrimoniale

DIREZIONE GENERALE: Dott.ssa Maria MORGANTE
R.U.P. Arch. Marina ABBONDANDOLO

Lavori di conformità alle norme di prevenzione incendi
Il stralcio c/o il P.O. 'G. Criscuoli' di S. Angelo dei Lombardi (AV)
CIG. 8161889BDD - CUP. H66G19000170003

PROGETTAZIONE DEFINITIVA/ESECUTIVA

PROGETTAZIONE :

ARETHUSA S.r.l.
Via G. Criscuoli, 12
83100 Avellino - C.F.: P.IVA 02600160648
Tel. +39 082 757777 - Fax +39 082 757778
e-mail: arethusa@arethusa.it
www.arethusa.it

A.T. Advanced Technologies S.r.l.
Via G. Criscuoli, 12
83100 Avellino - C.F.: P.IVA 02600160648
Tel. +39 082 757777 - Fax +39 082 757778
e-mail: arethusa@arethusa.it
www.arethusa.it

D.T. ARETHUSA S.r.l.
Via G. Criscuoli, 12
83100 Avellino - C.F.: P.IVA 02600160648
Tel. +39 082 757777 - Fax +39 082 757778
e-mail: arethusa@arethusa.it
www.arethusa.it

A.T. Advanced Technologies S.r.l.
Via G. Criscuoli, 12
83100 Avellino - C.F.: P.IVA 02600160648
Tel. +39 082 757777 - Fax +39 082 757778
e-mail: arethusa@arethusa.it
www.arethusa.it

D.T. ARETHUSA S.r.l.
Via G. Criscuoli, 12
83100 Avellino - C.F.: P.IVA 02600160648
Tel. +39 082 757777 - Fax +39 082 757778
e-mail: arethusa@arethusa.it
www.arethusa.it

A.T. Advanced Technologies S.r.l.
Via G. Criscuoli, 12
83100 Avellino - C.F.: P.IVA 02600160648
Tel. +39 082 757777 - Fax +39 082 757778
e-mail: arethusa@arethusa.it
www.arethusa.it

TITOLO ELABORATO					
IMPIANTO ANTINCENDIO Situazione di progetto - Impianto antincendio Piano Primo					
ELABORATO N°: ARE-014-20-PE_PRL.DI.11.0		FORMATO : A0		SCALA : 1:200	
DATA : 05/08/2020					
N.	DESCRIZIONE	DATA	REDATTO	VERIFICATO	APPROVATO
0	PRIMA EMISSIONE	05/08/2020	G.E.S.	M.F.E.	G.M.E.
1					
2					