


PIANTA PIANO INFERNOTTO - Parte 2 di 2
Scala 1:100

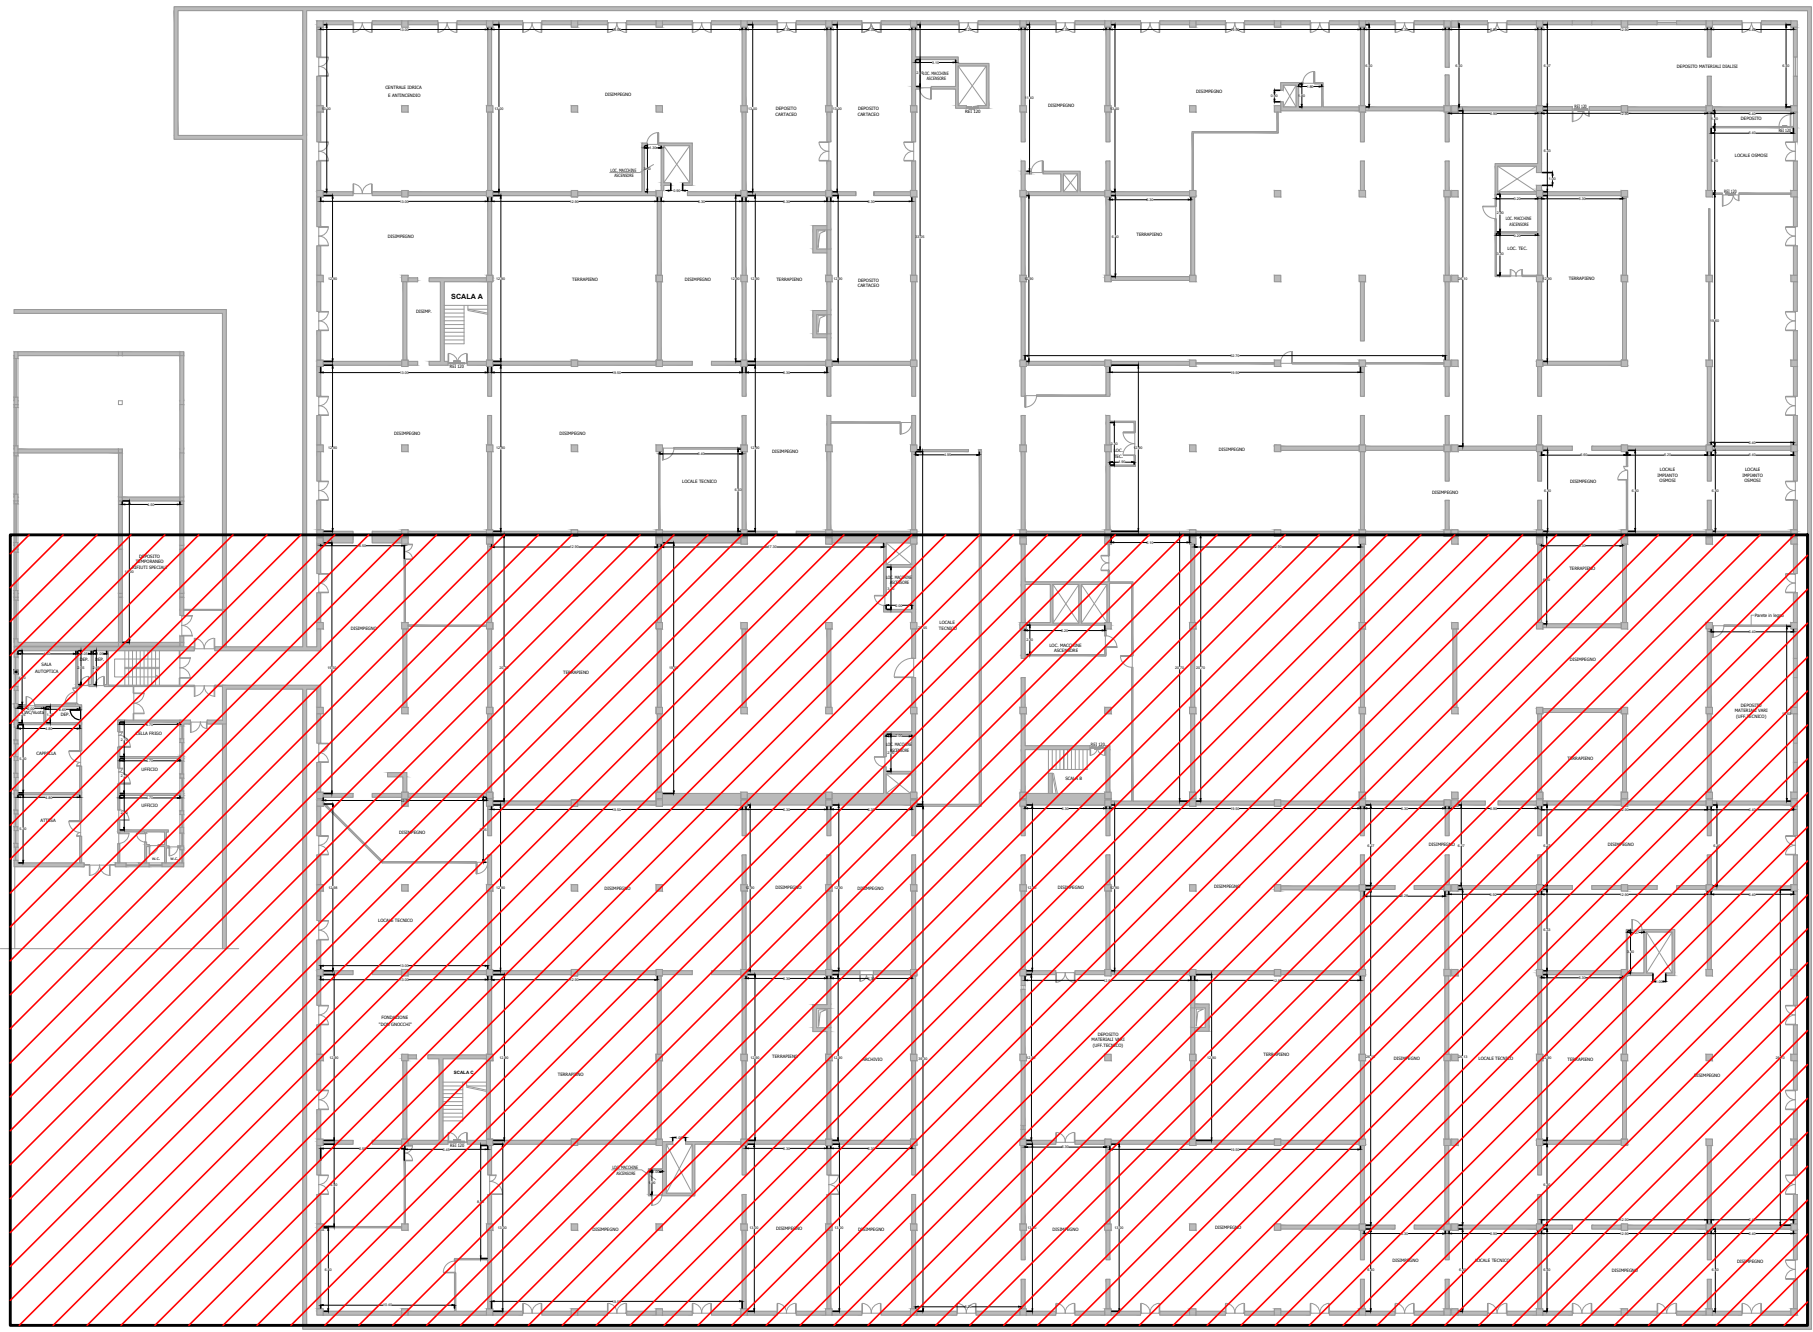

KET-PLAN



LEGENDA

PORTA REI ESISTENTE



AZIENDA SANITARIA LOCALE AVELLINO
Via Degli Imbombo 10/12 - 83100 Avellino - C.F.: P.IVA 02600160648
U.O.C. Tecnica Patrimoniale

DIREZIONE GENERALE: Dott.ssa Maria MORGANTE
R.U.P. Arch. Marina ABRONDANDOLO

Lavori di conformità alle norme di prevenzione incendi
Il stralcio c/o il P.O. 'G. Criscuoli' di S. Angelo dei Lombardi (AV)
CIG. 8161898DD - CUP. H66G19000170003

PROGETTAZIONE DEFINITIVA/ESECUTIVA

PROGETTAZIONE:

AMTAVELLA S.p.A.
Via S. Maria 100
83100 Avellino
Tel. 0826/260001
www.amtavella.it

A.I. Advanced Technologies S.r.l.
Via S. Maria 100
83100 Avellino
Tel. 0826/260001
www.aitech.it

STAMPATO IN ITALIA
N° 2540
05/08/2020

TITOLO ELABORATO				
ARCHITETTURA				
Stato dei luoghi				
Piano infernotto - Parte 2 di 2				
ELABORATO N°:		FORMATO:	SCALA:	DATA:
ARE-014-20-PE_ARC.DI.02.0		A0+	1:100	05/08/2020
N.	DESCRIZIONE	DATA	REDATTO	VERIFICATO
0	PRIMA EMISSIONE	05/08/2020	GES.	M.F.
1				G.M.E.
2				